


Projekt: Budowa kompleksu budynków inwentarskich			Faza:Projekt techniczny
Projektant: mgr inż. Tomasz Kwiatkowski	branża: elektryczna instalacyjna	uprawnienia: MAZ/0106/PWBE/19	podpis:
Investor: Stądnina Koni Krasne Sp. z o.o. ul. Mickiewicza 36, 06-408 Krasne	Format: 650x297	Skala: 1:100	
Adres budowy: Obręb ew.0033 Szczuki, jedn. ewid. 141106_2 Płoniawy-Bramura-gmina, działka nr ew. 252/2, 252/5	Nr rys. T 8		
Tytuł rysunku: Budynek inwentarski- instalacja elektryczna	Data:	2024-08-29	

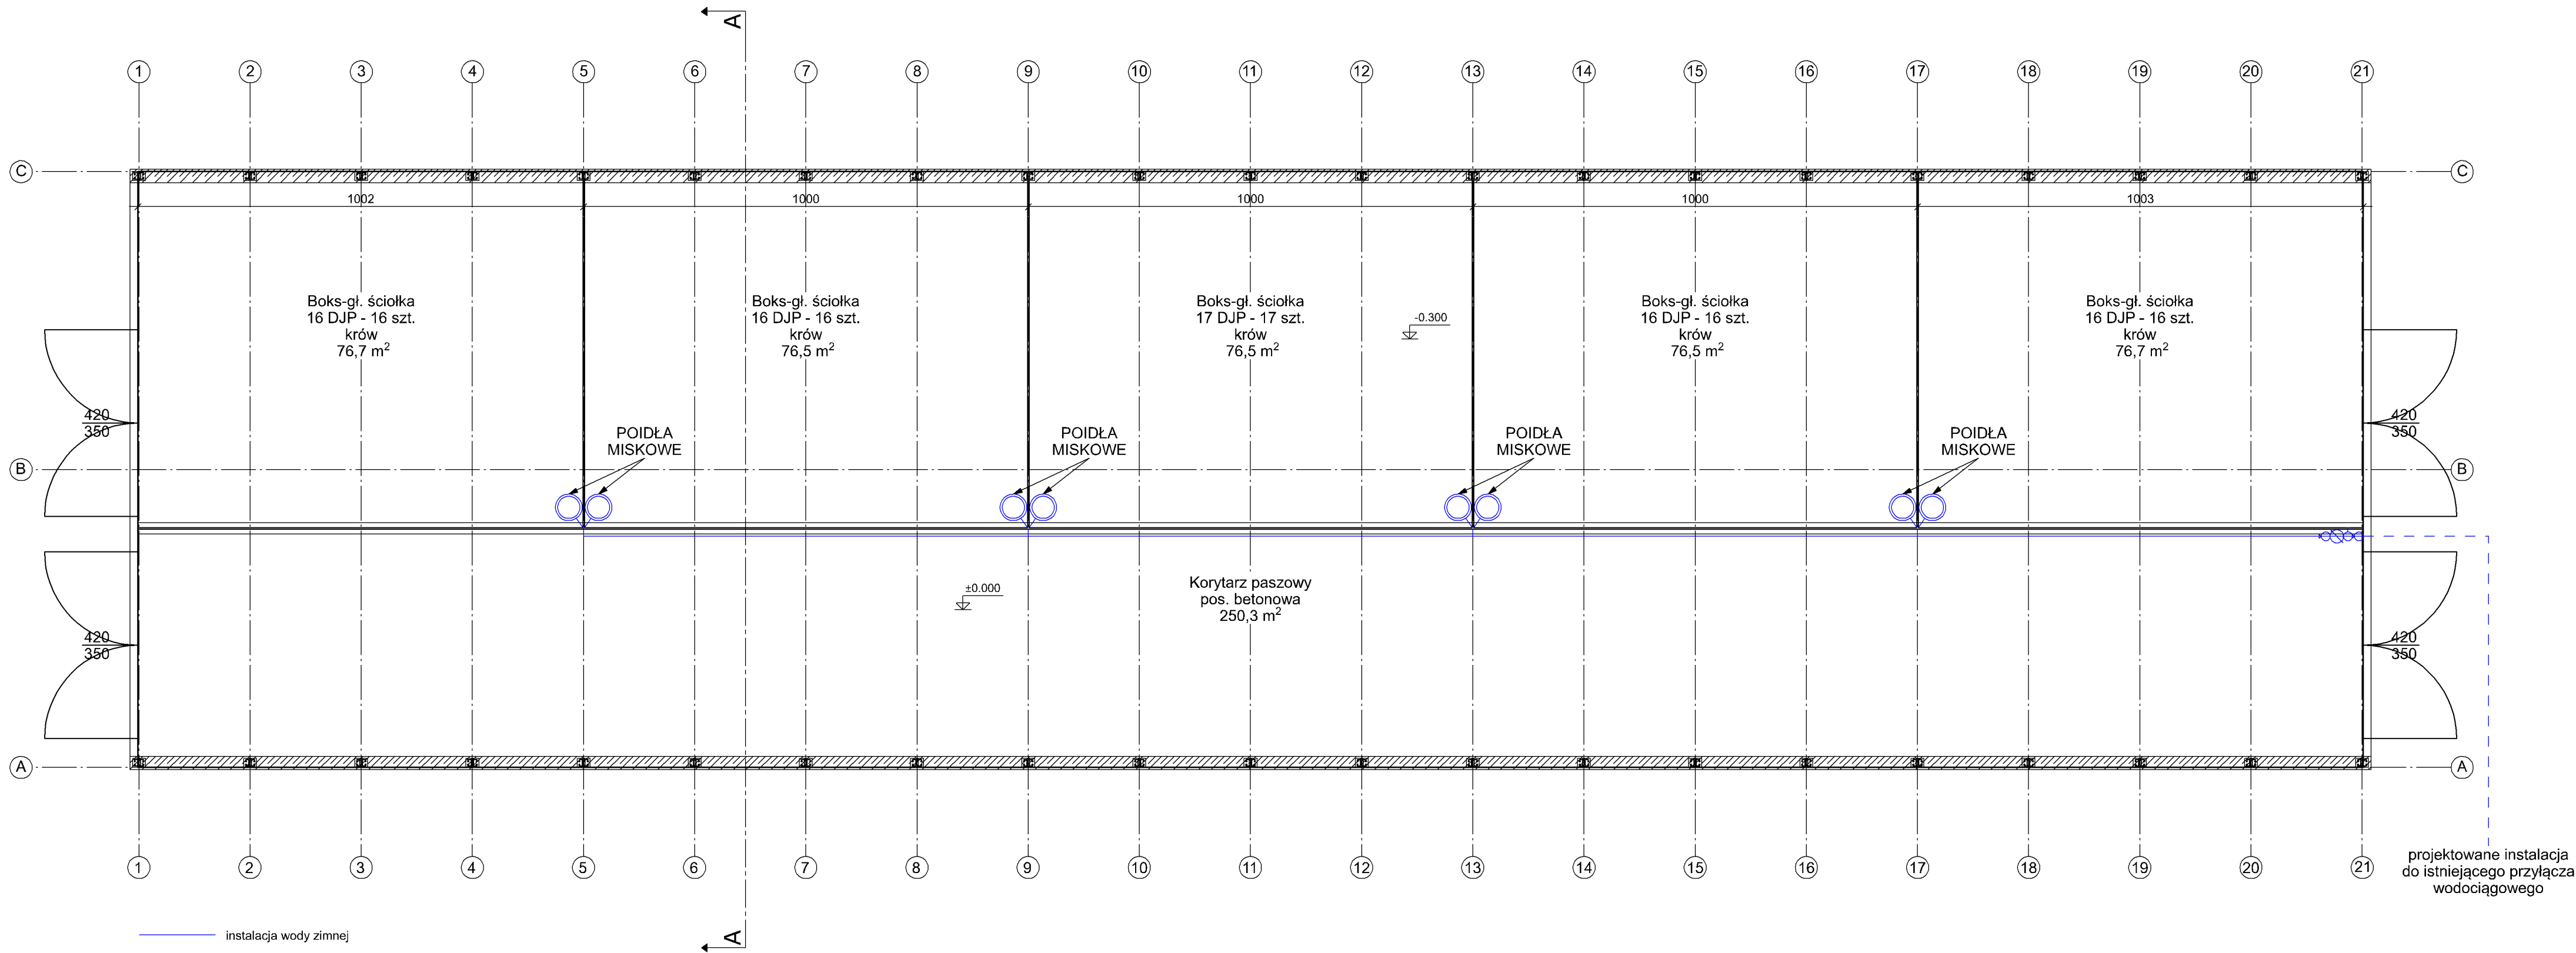

- instalacja wody zimnej
- ⊥ zawór odcinający
- ⊗ zestaw wodomierzy
- ⊙ zawór antyskażeniowy

Projekt: Budowa kompleksu budynków inwentarskich			Faza: Projekt techniczny
Projektant: mgr inż. Michał Malicki	branża: sanitarna instalacyjna	uprawnienia: PDL/0146/PWOS/10	podpis:
Inwestor: Stadnina Koni Krasne Sp. z o.o. ul. Mickiewicza 36, 06-408 Krasne		Format: 650x297	Skala: 1:100
Adres budowy: Obreń ew.0033 Szczuki, jedn. ewid. 141106_2 Płoniawy-Bramura-gmina, działka nr ew. 252/2, 252/5			Nr rys. T 9
Tytuł rysunku: Budynek inwentarski- instalacja wodociągowa		Data:	2024-08-29